


PROJEKT ZMIANY UŻYTKOWANIA - CHAŁUPA Z WICHRÓWA

lokalizacja: MUZEUM WSI OPOLSKIEJ - PARK ETNOGRAFICZNY

OPOLE 45-835, ul. Wrocławska 174

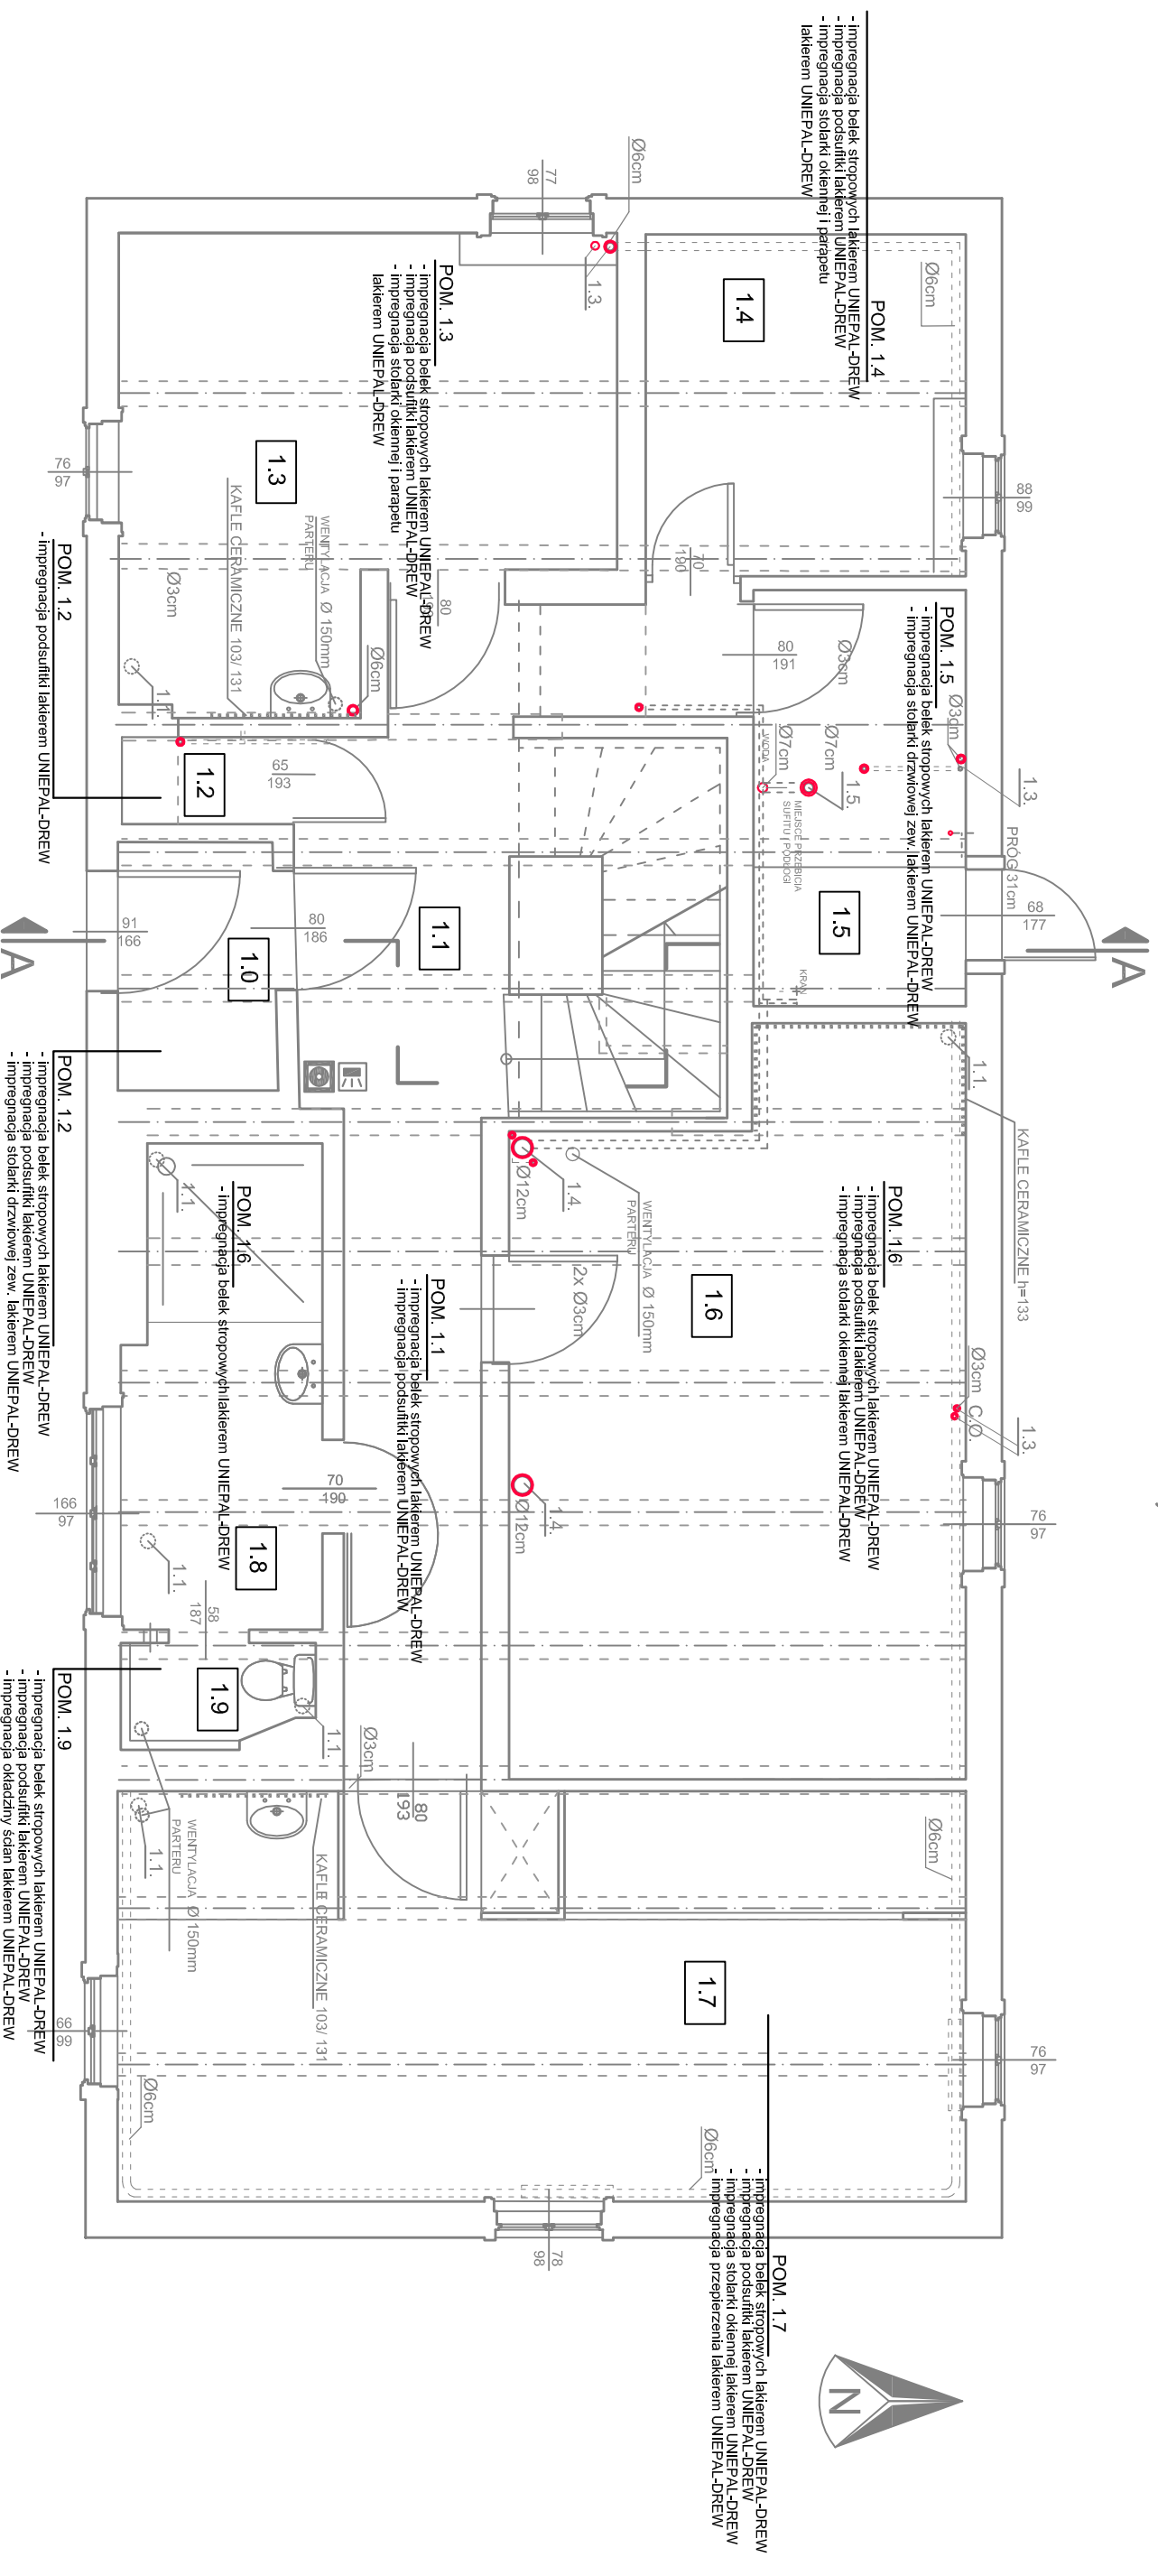

1.0	WIATROZAP	2,21m ²
1.0	POSADZKA CERAMICZNA	2,21m ²
1.1	KOMUNIKACJA	14,13m ²
1.1	POSADZKA CERAMICZNA	14,13m ²
1.2	SCHOWEK	0,84m ²
1.2	POSADZKA CERAMICZNA	0,84m ²
1.3	POKOJ GOSPODINNY	11,6m ²
1.3	POSADZKA CERAMICZNA	11,6m ²
1.4	POMIESZCZENIE MAG. - BIELIŻNA, ODZIEŻ	6,1m ²
1.4	POSADZKA CERAMICZNA	6,1m ²
1.5	POMIESZCZENIE MAGAZYNOWE - P.POŻ.	4,95m ²
1.5	POSADZKA BETONOWA	4,95m ²
1.6	POMIESZCZENIE JADALNI	17,9m ²
1.6	DESKI	17,9m ²
1.7	POKOJ GOŚCINNY	19,5m ²
1.7	DESKI	19,5m ²
1.8	ŁAZIENKA - PRYSZNIC	5,2m ²
1.8	DESKI	5,2m ²
1.9	WC	0,95m ²
1.9	DESKI	0,95m ²

• miejsce przejść instalacji uszczelnić pianką
SOUFAFOAM FR

- 1.1. OTWORY WENTYLACYJNE DO ZABUDOWY
- 1.3. PRZEJŚCIA INSTALACJI C.O.
- 1.4. PRZEJŚCIE INSTALACJI KANALIZACYJNEJ
- 1.5. PRZEJŚCIA INSTALACJI WODODCIĄGOWEJ

- ELEMENTY DREWNIANE ZABEZPIECZYĆ LAKIEREM UNIEPAL-DREW LUB FOBOSEM M-4 ZGODNIE Z OPISEM I POSTANOWIENIEM WOJ. KOMENDANTA STRAŻY POŻARNEJ
- WSZYSTKIE PRZEJŚCIA INSTALACYJNE ZABEZPIECZYĆ PIANKĄ P.POŻ. DO KLASY EI60
- PIONY WENTYLACYJNE OBUDOWAĆ ŚCIANKA G-K WG RYSUNKU SZCZEGÓŁOWEGO

ZABEZPIECZENIA PRZECIWPÓŻAROWE RZUT PARTERU skala 1:50

SYGNALIZATOR DŹWIĘKOWY
ISTNIEJĄCY RĘCZNY OSTRZEGACZ POŻAROWY

		Projektował mgr/2008	
WOLAKOWSKI PROJEKTOWANIE I WYKONAWSTWO S.A. 45-521 OPOLE, ul. Powstańców 26, tel. (077) 456 99 51		Sprawdził mgr/2008	
Temat: Ryzykunka RZUT PARTERU - SCHEMAT ZABEZPIECZEN PRÓŻ		Opracował mgr/2008	
Nazwisko		Data	
Projekt		Adres	
CHAŁUPA Z WICHRÓWA		ul. WROCLAWSKA, OPOLE	
N rps		N rps	